



Halle 2

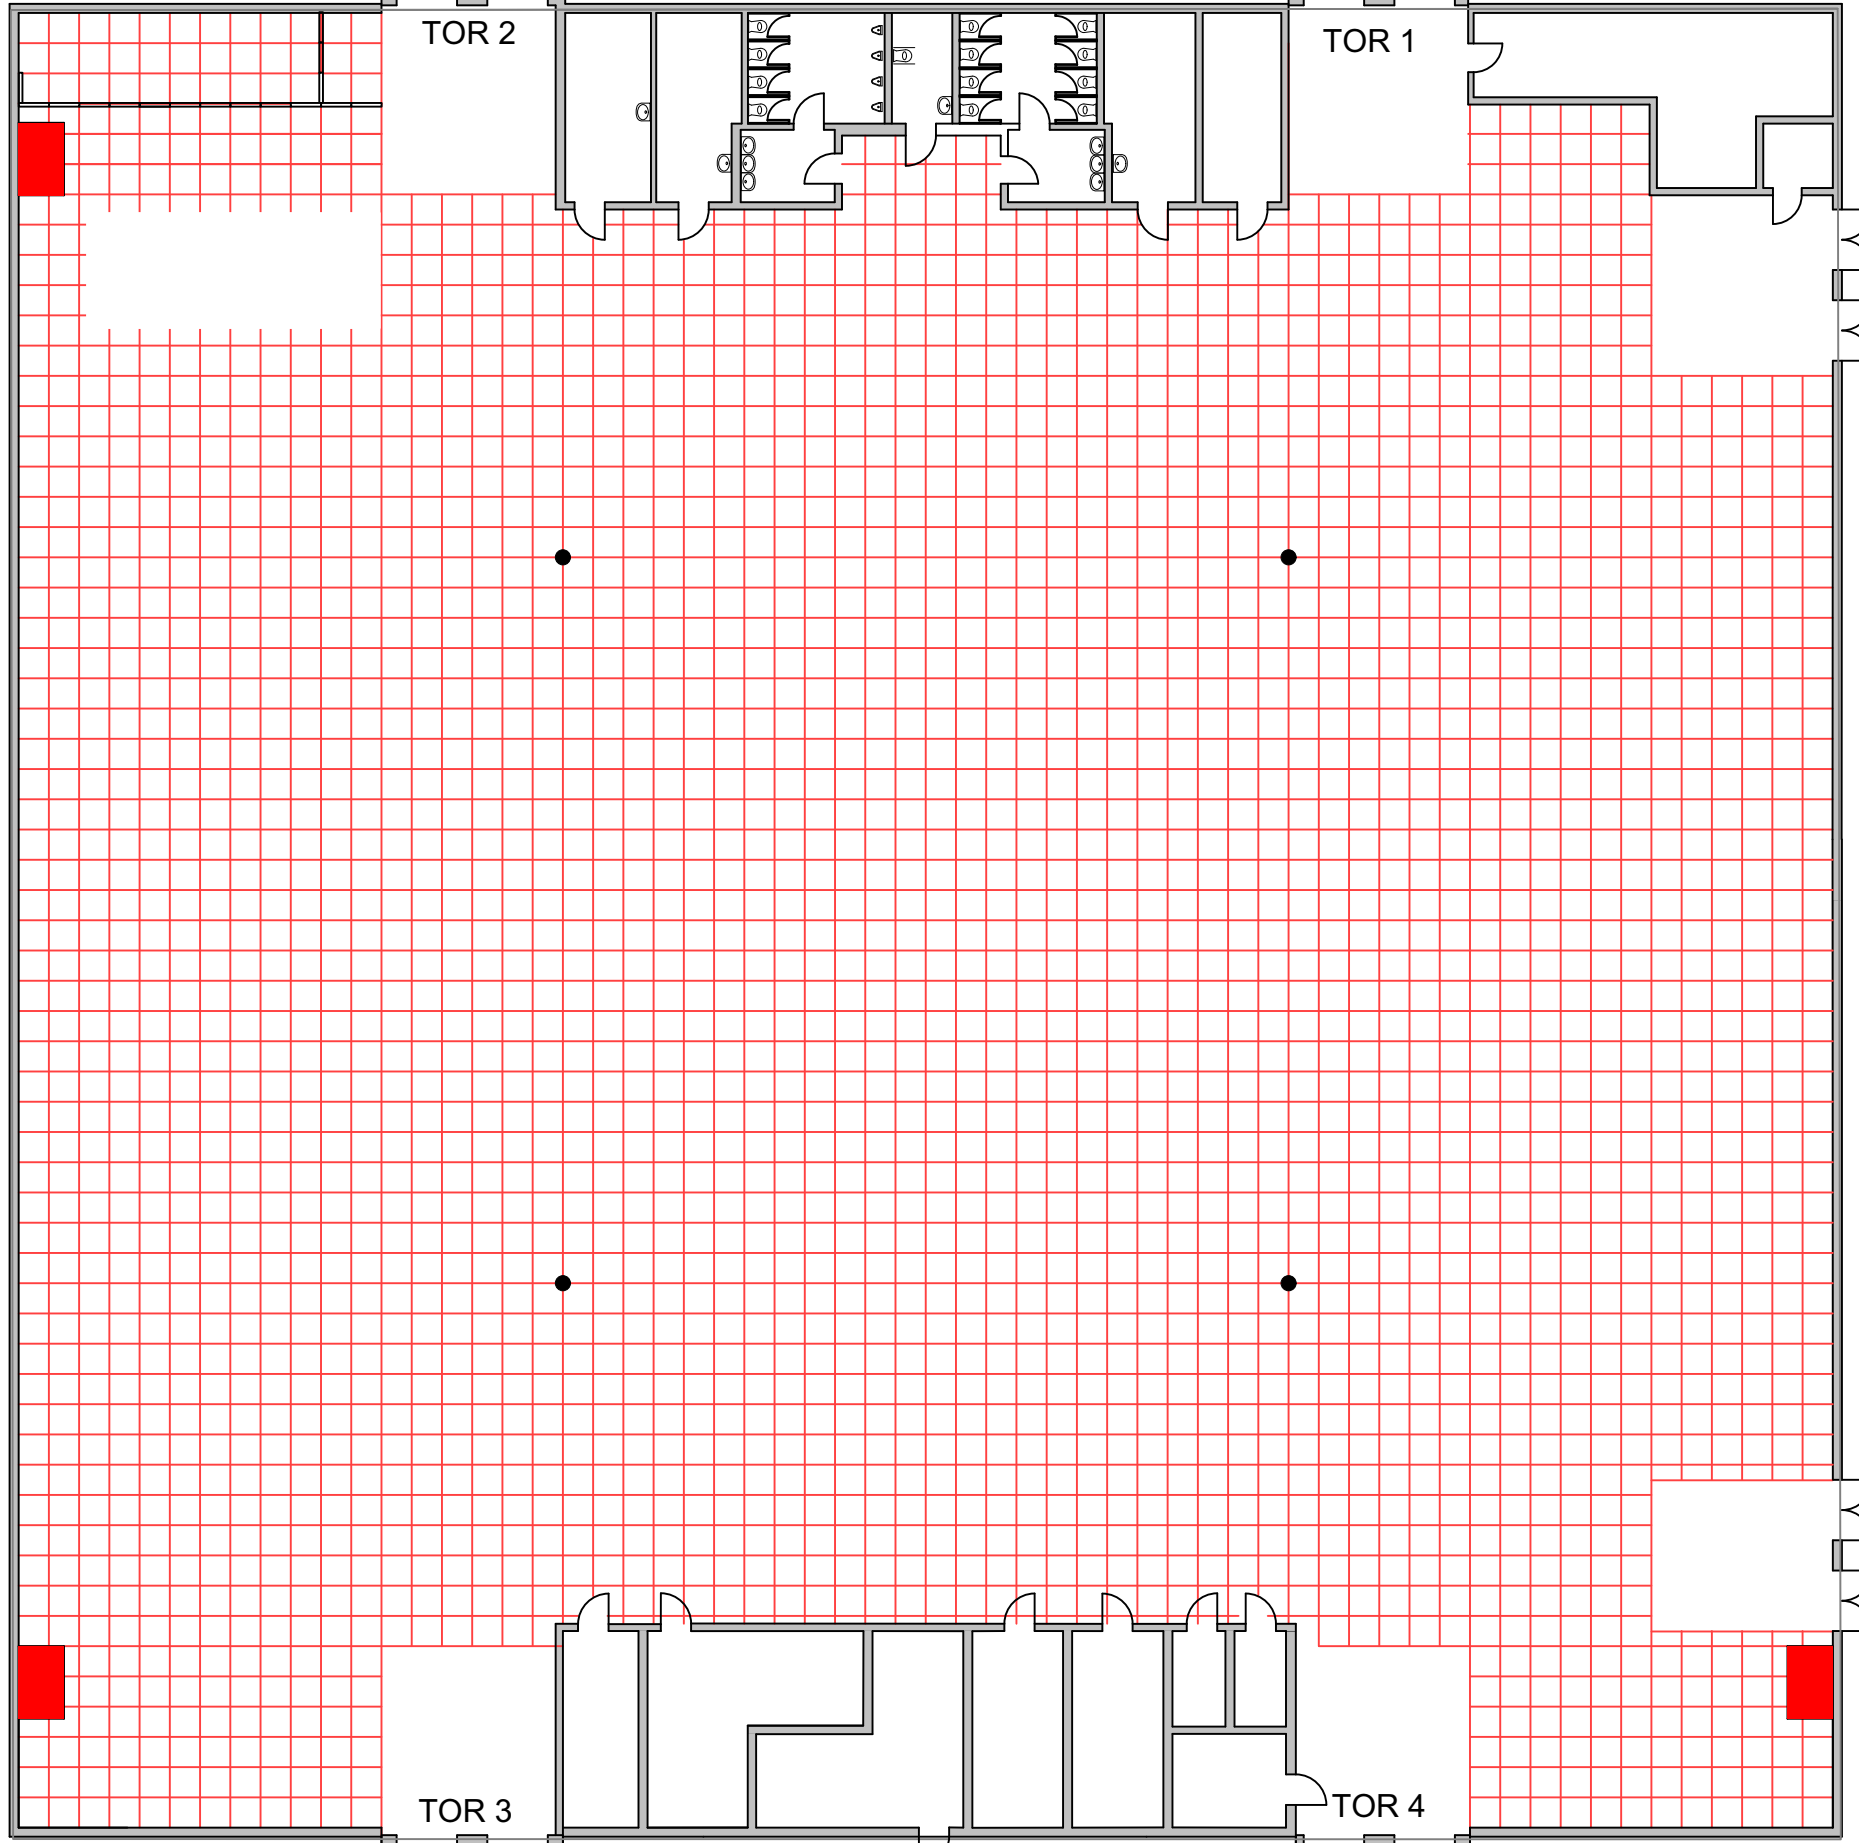

Halle2

- 230V
- 16A CEE
- 32A CEE
- 63A CEE
-
-
-
- LAN 10/10
- Abwasser
- Wasser
-
-

**Eigenmesse X
Halle 2**

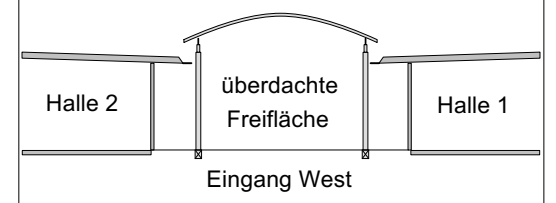

Farbe	Layer	Gruppe	Position	#	Typ
					freizuhaltende Flächen
					Flucht- und Rettungswege

Symbol	Bezeichnung	#	Anzahl
	Betonsäulen		
	Elektroanschluss 230V		
	Elektroanschluss 16A CEE		
	Elektroanschluss 32A CEE		
	Elektroanschluss 63A CEE		
	Schutzpotentialausgleich		
	Wasser		
	Abwasser		
	LAN-Anschluss		
	Messewand 1x 2,5m MVGM		
	Messewand 1x 2,5m extern		
	Tisch 130x70cm		
	Stehtisch		
	Stuhl		
	Barhocker		

Datum	Änderung	gez.
05.01.23	Erstellung Grundriss	ar

Datum: **24.03.2020**
 Maßstab: **1 : 250** Papierformat: **A3**
 Version: **20200324_1** Zeichner: **ar**
 Dokumentennummer:
 Planinhalt:

Hallenaufplanung

überdachte Freifläche

Besuchereingang

Besuchereingang

überdachte
Freifläche